


- ガス・空冷ヒートポンプ中性能フィルター+ロングライフフィルター
- ガス・空冷ヒートポンプ 給気ダクトロングライフフィルター
- 全熱交換器フィルター
- ゲートバルブ夏開冬閉 (エネカット給水)
- ゲートバルブ夏開冬閉 (エネカット水抜き)
- ゲートバルブ冬開夏閉 (加温給水)
- ゲートバルブ冬開夏閉 (加温給水抜き)


SF-1、4系統給気ダクトフィルター




図名 図番 図尺 図例	設計日 2005. 11. 28 ファイル名 市川 宗隆	設計プロジェクトリーダー 赤崎 裕樹 設計プロジェクトマネージャー 市川 宗隆	施設名称 坂倉資理総合演習施設工事(空調設備工事) 施設名称 電気調和設備 フィルター・バルブ 1階平面図	施設設計コード 101624-03 図尺 1:200	図面番号 空-000	管理階級 一般設計士 登録番号 東京都10729号 長野工
----------------------	---------------------------------------	--	--	-------------------------------------	---------------	---

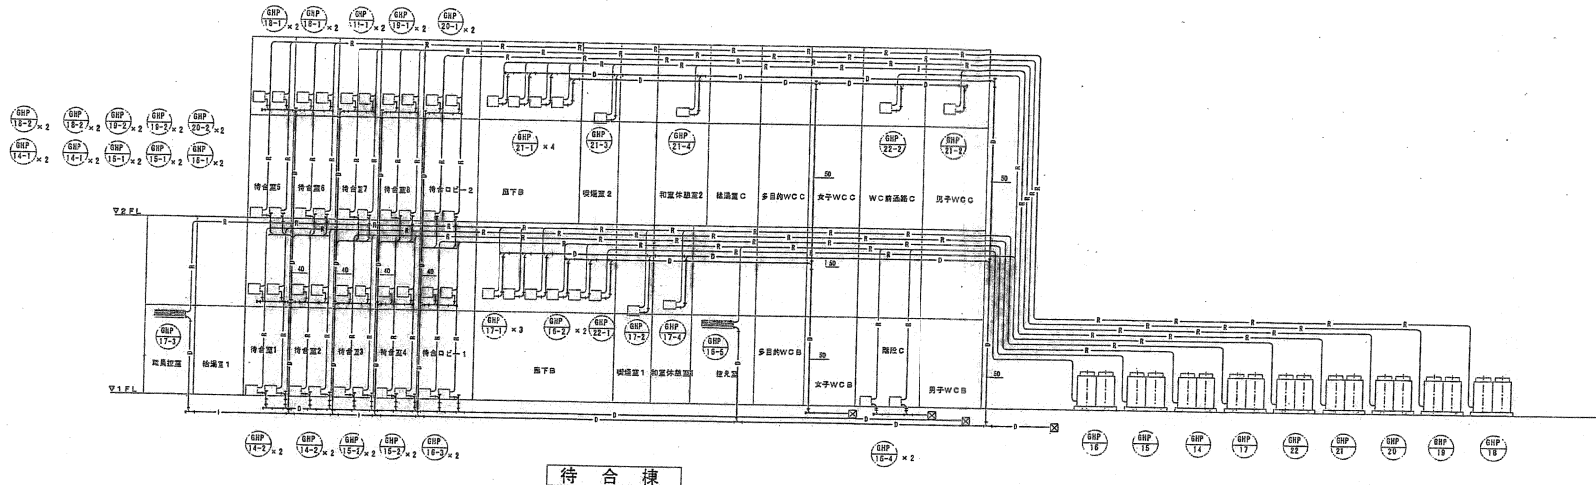


待合棟

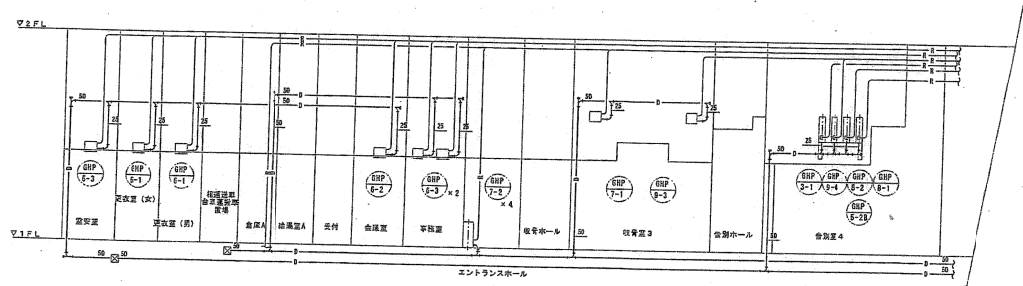

火葬棟

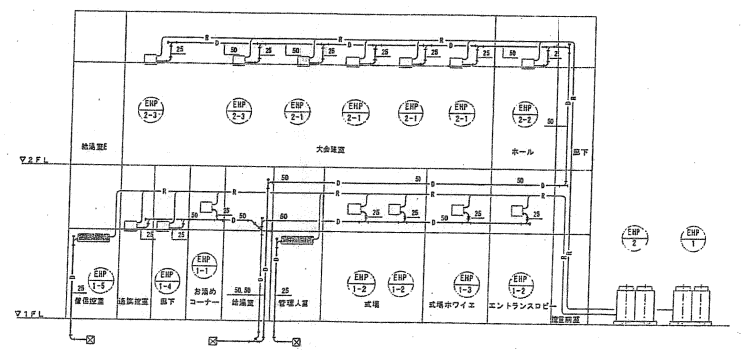


葬祭棟

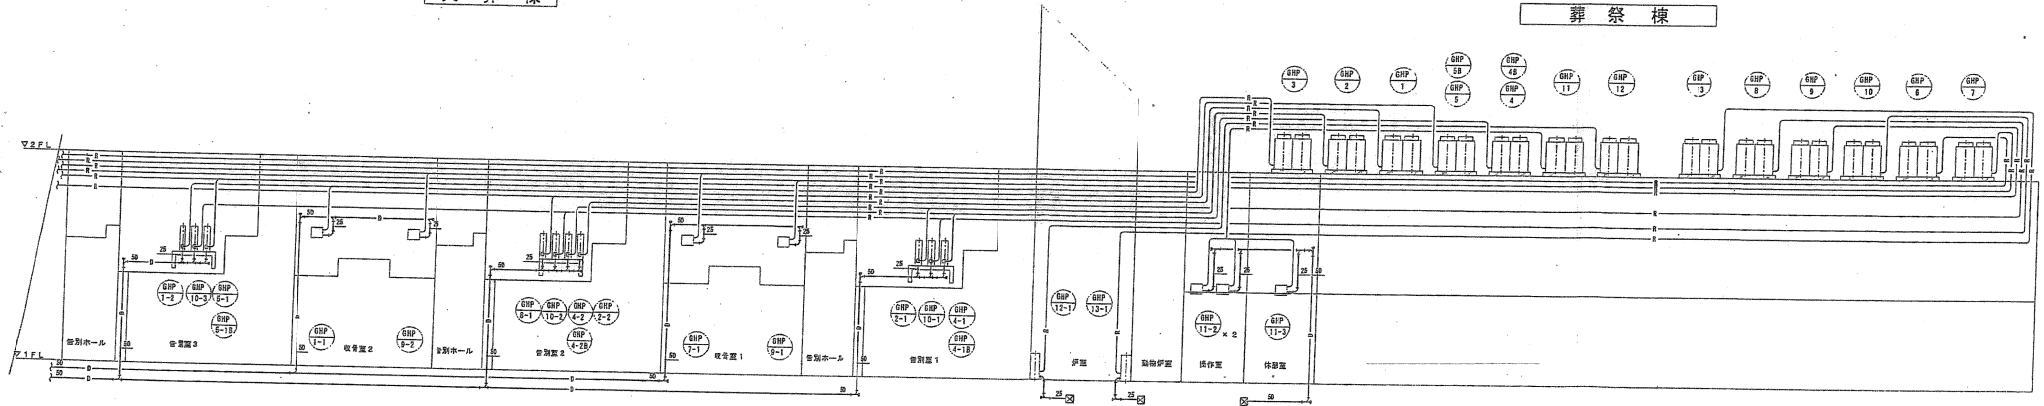

火葬棟

*加温給水は平面図による



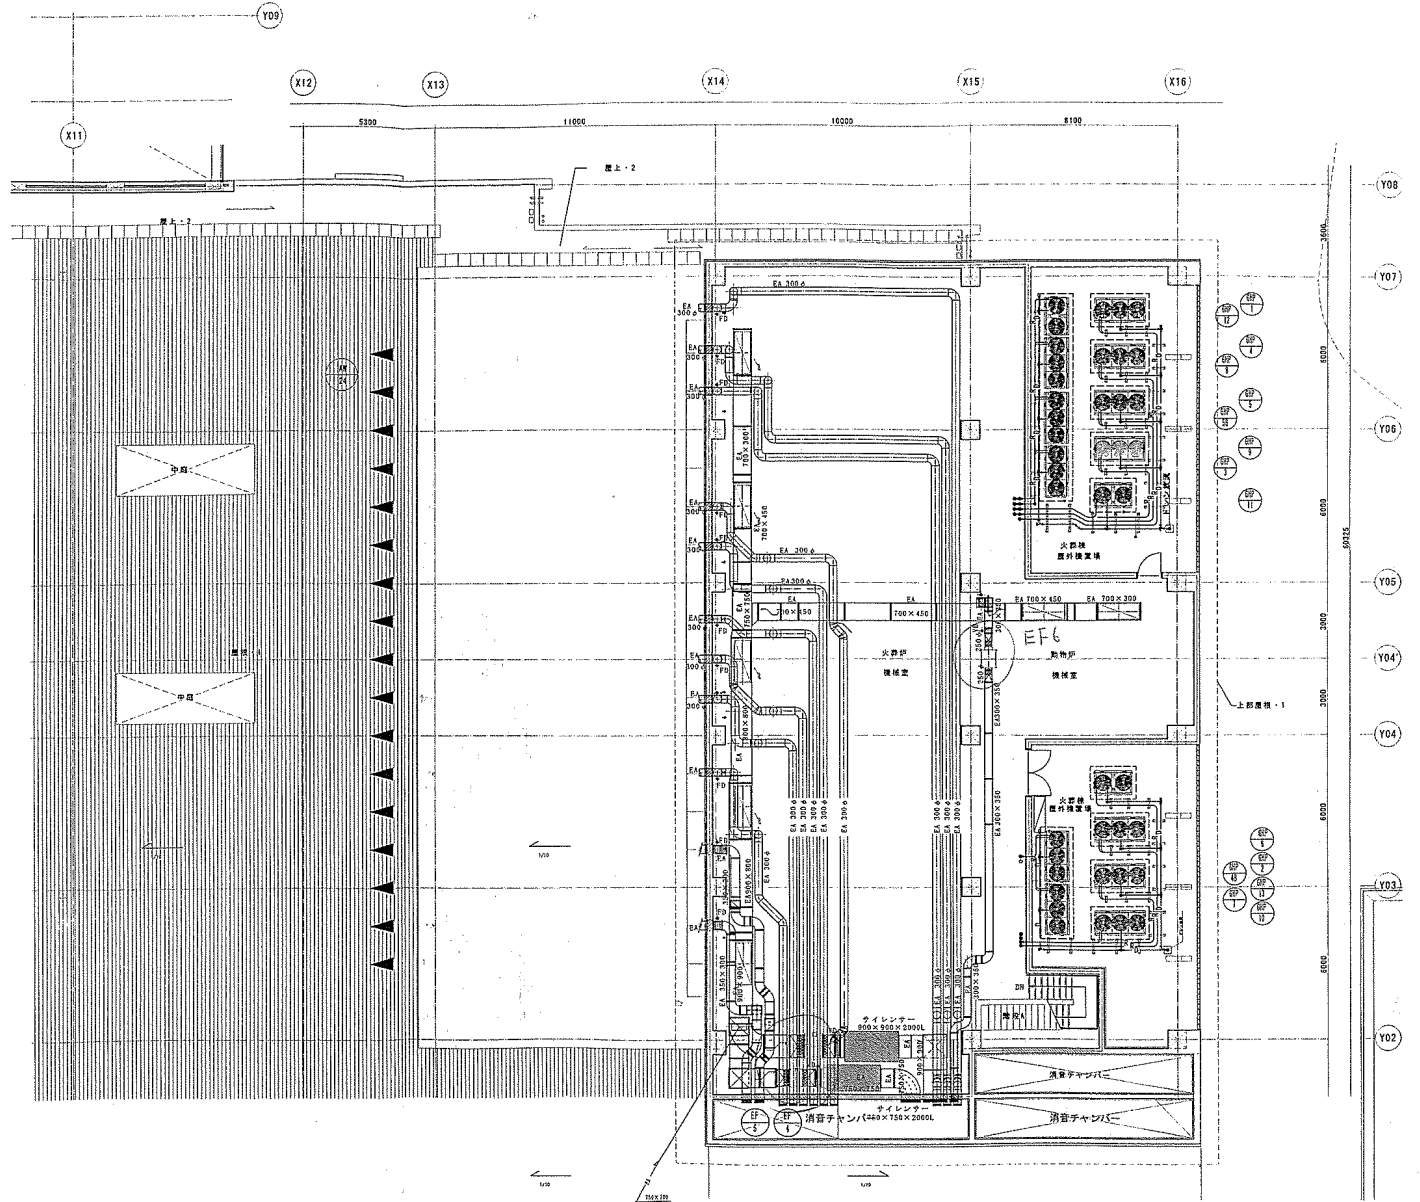

株式会社 石本建築事務所 Ishimoto Architectural & Engineering Firm, Inc.		図 1 2005.03.18 2005.03.18 ファイル名	製作日 2005.03.18 ファイル名	種別 消防 機械 設計プロジェクトチーム	業務名称 給湯業構組合業務改善工事(空調設備工事) 空調機設置 ダクト設備火排機2階平面図	業務契約コード 101624-03	図面番号 図 1	縮尺 1:100	図面コード 空-28	製図者 一橋 隆雄	校核者 高野 隆二
		作成 日付 2005.1 製図 プロジェクトチーム 市川 宗隆	製作日 2005.03.18 ファイル名	種別 消防 機械 設計 プロジェクトチーム 市川 宗隆	業務名称 給湯業構組合業務改善工事(空調設備工事) 空調機設置 ダクト設備火排機2階平面図	業務契約コード 101624-03	図面番号 図 1	縮尺 1:100	図面コード 空-28	製図者 一橋 隆雄	校核者 高野 隆二